

two łódzkie
tomaszowski
ewidencyjna 101605_2 Inowłódz
605_2.0007 Spała
23, 24/16, 25, 27, 28/1, 28/5

1.164.2017
B.6642.1.164.2017_1016_K05

za do celów projektowych
skala 1:500

za dzień: 03.03.2017 r.
za z arkusza mapy zasadniczej
000 układ 2000 s. 7.158.13.18.1.2, 7.158.13.18.2.1, 7.158.13.13.4.3
wórzędnych: 2000/21
okości: Kronstadt 60
kartowano wg stanu ewidencji gruntów
o służebności gruntowych
ch projektowanej inwestycji budowlanej

Y UL. HUBALA
ŁÓDZ skala 1 : 500
27, 28/1, 28/5 , 28/6)
101605_2.0007 Spała

odarowania skala 1:500
lz

ż

STAROSTA TOMASZOWSKI

Niniejsza dokumentacja zarejestrowana pod nr GGN.6630... 101. 2017

dotycząca: Projekt sieci energetycznej
oświetlenia ulicznego
Spała ul. Hubala ok. 24/16,
25, 27, 28/1, 28/5, 28/6


była przedmiotem w sprawie... która odbyła się w siedzibie
Starostwa Powiatowego w Tomaszowie Maz., ul. św. Antoniego 41,
dnia 26.10.2017 w formie:


- zebrania zainteresowanych podmiotów
- za pomocą środków komunikacji elektronicznej

Z up. STAROSTY

Bożena Greszel

Przewodnicząca Rady Koordynacyjnej
sytuowania projektowanych sieci uzbrojenia terenu
w Wydziale Geodezji i Geoinformatyki Nieruchomości

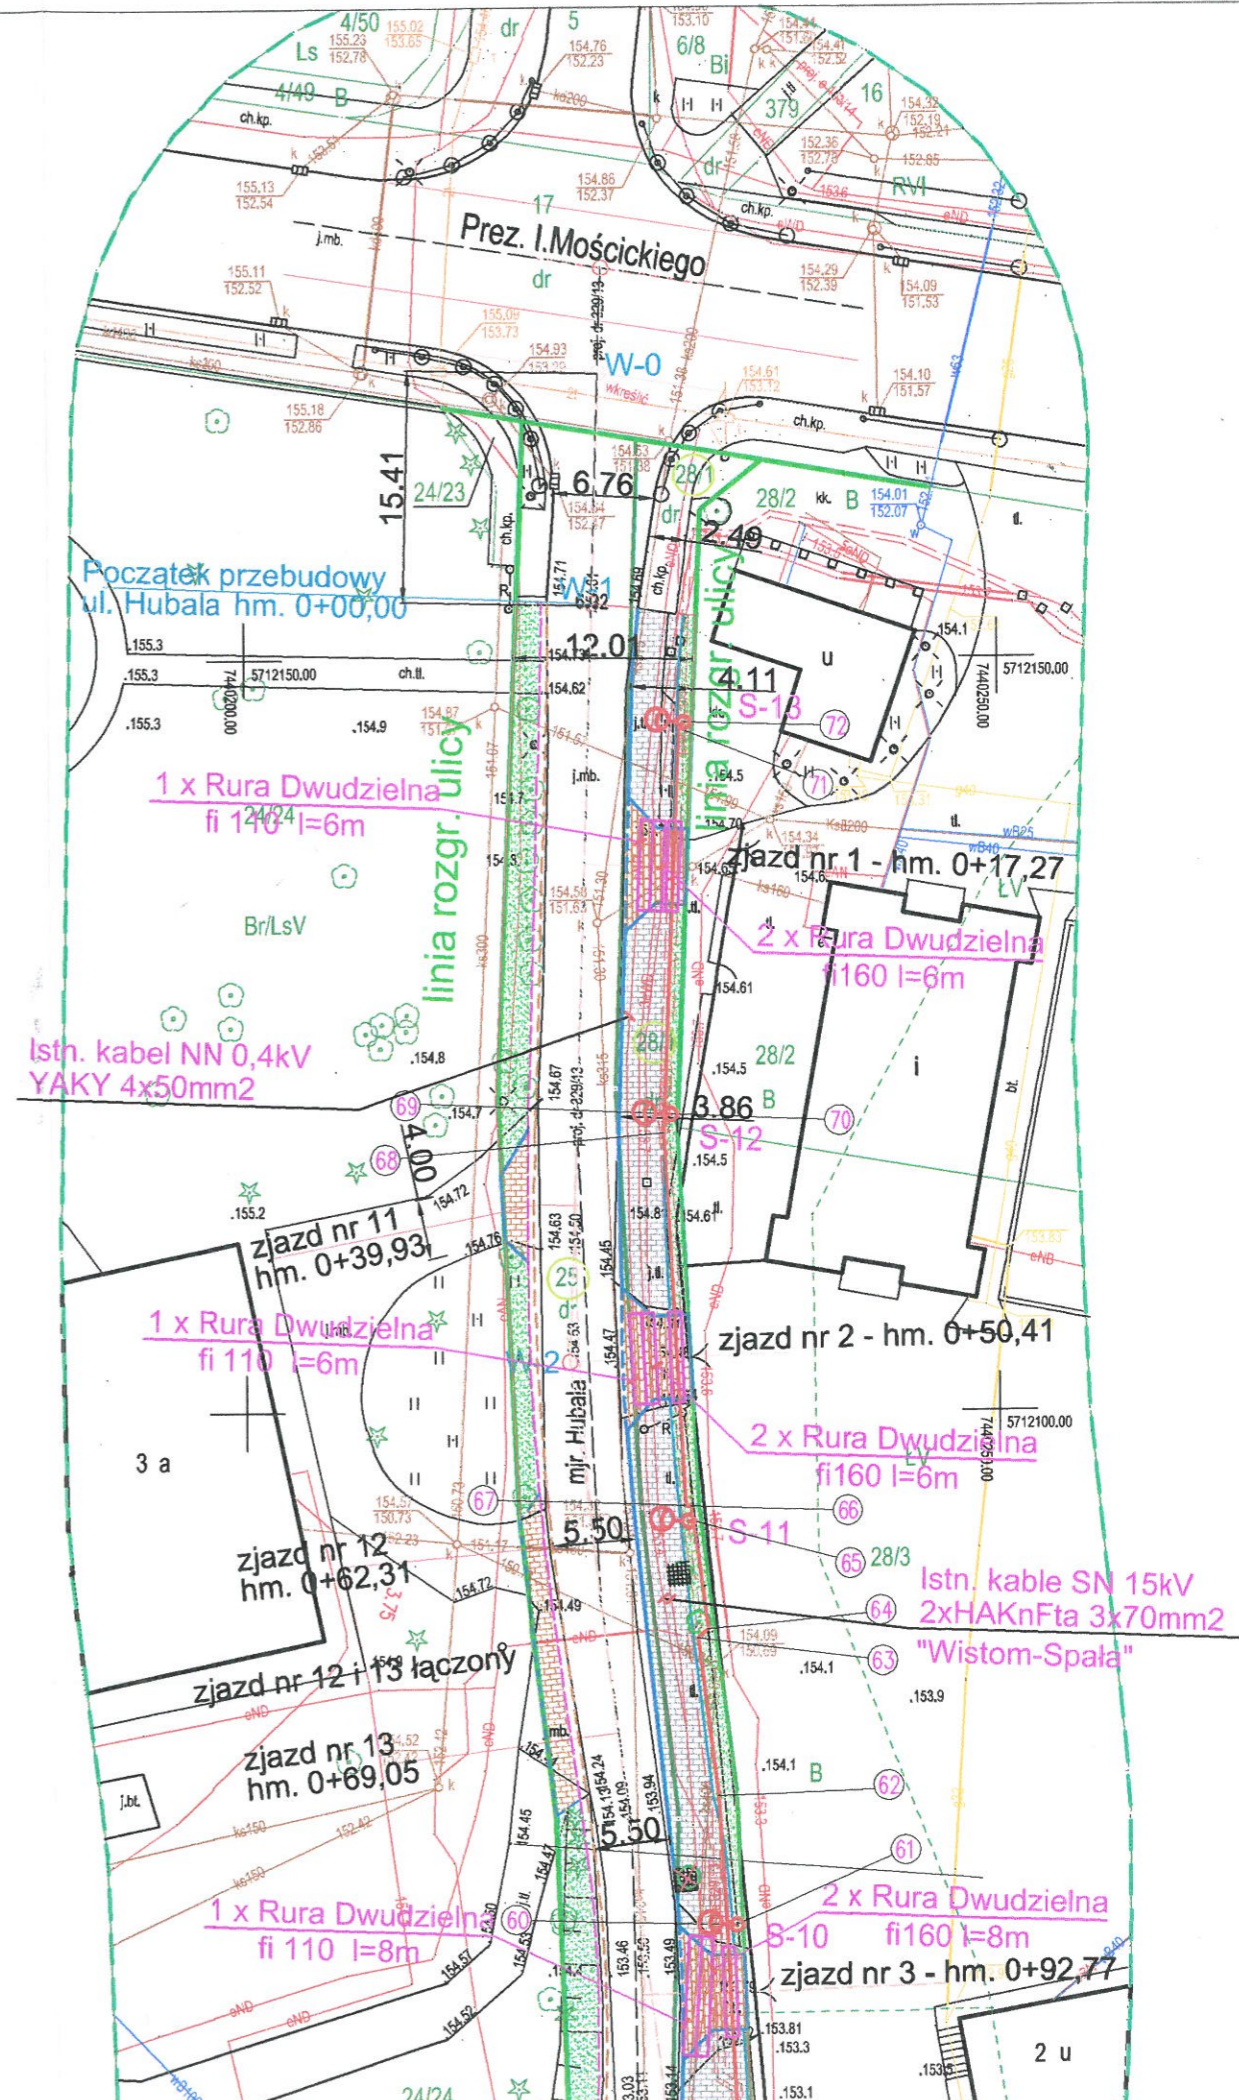
 
 
 


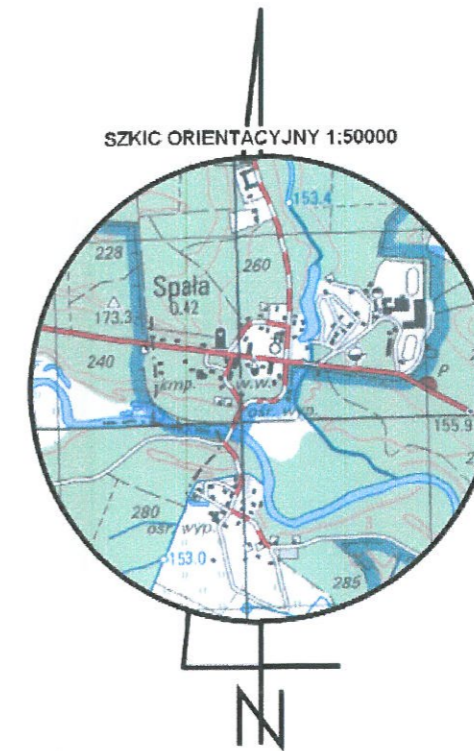


PROJEKT PRZEBUDOWY UL. HUBALA
W m. SPAŁA, gm. INOWŁÓDZ skala 1 : 500
 (dz. nr ewid. : 24/16, 25, 27, 28/1, 28/5 , 28/6)
 jednostka ewidencyjna 101605_2 Inowłódz , obręb 101605_2.0007 Spała

Etap : Projekt zagospodarowania skala 1:500
Inwestor : Gmina Inowłódz
ul.Spalska 2
97-215 Inowłódź

Oznaczenia :







-  - linie rozgraniczające ulicy
-  - proj. wierzchołki osi ulicy
-  - projektowana jezdnia z jednostronnym ściekiem umocnionym
-  - projektowany ciąg pieszo-rowerowy
-  - projektowany ciąg pieszo-rowerowy


Wykaz współrzędnych

Nr Wz	X	Y

mi
cabli

Nr W	X	Y
W-0	5712168,90	7440223,65
W-1	5712153,60	7440223,15
W-2	5712103,30	7440221,53
W-3	5712049,87	7440228,07
W-4	5711965,37	7440202,43
W-5	5711967,09	7440175,11
W-5a	5711967,14	7440168,35
W-6	5711969,64	7440122,42
W-7	5711971,87	7440080,76
W-8	5711971,85	7440067,48
W-9	5711972,26	7440017,02
W-10	5711948,03	7440004,24
W-12	5711960,21	7440067,38
W-13		

-  S1 Projektowany słup oświetleniowy
-  Projektowany kabel oświetleniowy
-  Projektowany przepust rurowy
-  Słup oświetl./energet. do demontażu
-  Projektowany kabel energetyczny
-  Kabel istniejący do demontażu

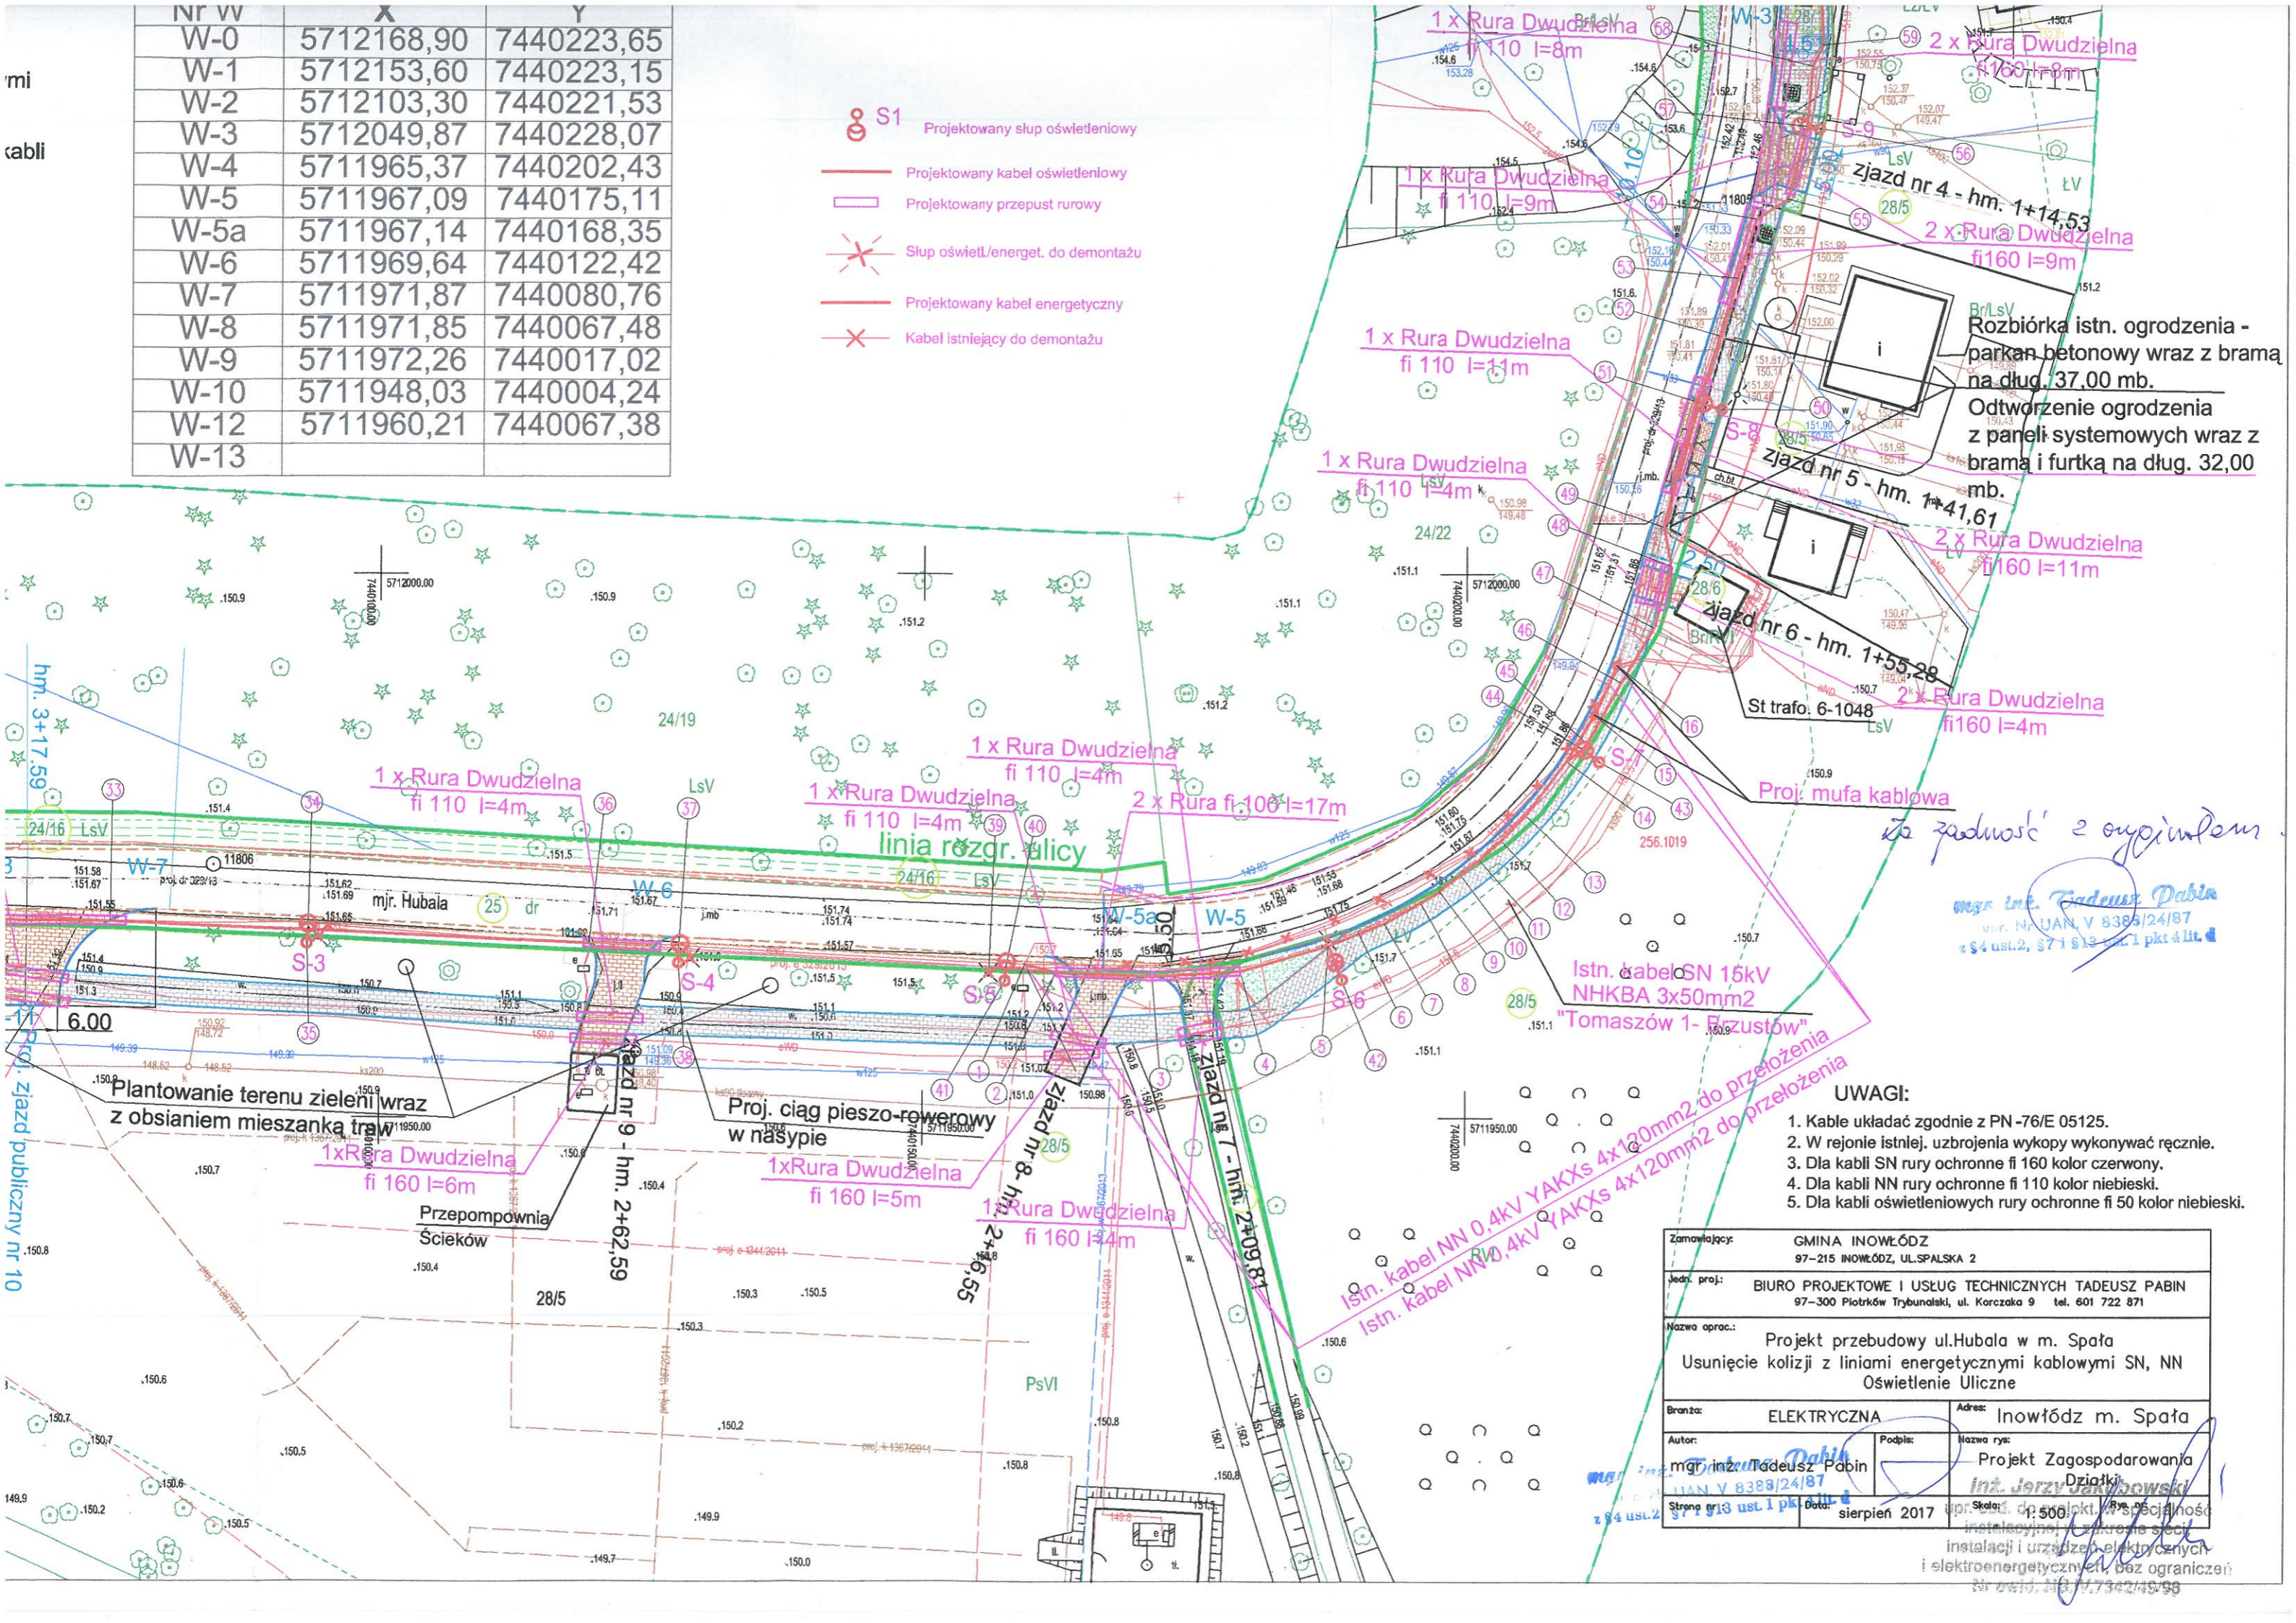

Rozbiórka istn. ogrodzenia - parkan betonowy wraz z bramą na dł. 37,00 mb.
Odtworzenie ogrodzenia z paneli systemowych wraz z bramą i furtką na dł. 32,00 mb.

za zgodność z projektem

mgr inż. Tadeusz Pabian
nr. N. UAN V 8388/24/187
z § 4 ust. 2, § 7 i § 13 pkt 1 pkt 4 lit. d

- UWAGI:**
1. Kable układać zgodnie z PN -76/E 05125.
 2. W rejonie istniej. uzbrojenia wykopy wykonywać ręcznie.
 3. Dla kabli SN rury ochronne fi 160 kolor czerwony.
 4. Dla kabli NN rury ochronne fi 110 kolor niebieski.
 5. Dla kabli oświetleniowych rury ochronne fi 50 kolor niebieski.

Zamawiający:	GMINA INOWŁÓDZ 97-215 INOWŁÓDZ, UL.SPALSKA 2		
Jedn. proj.:	BIURO PROJEKTOWE I USŁUG TECHNICZNYCH TADEUSZ PABIAN 97-300 Piotrków Trybunalski, ul. Korczaka 9 tel. 601 722 871		
Nazwa oprac.:	Projekt przebudowy ul. Hubala w m. Spała Usunięcie kolizji z liniami energetycznymi kablowymi SN, NN Oświetlenie Uliczne		
Branża:	ELEKTRYCZNA	Adres:	Inowłódz m. Spała
Autor:	mgr inż. Tadeusz Pabian UAN V 8388/24/187 § 7 i § 13 ust. 1 pkt 4 lit. d	Podpis:	Projekt Zagospodarowania Działki Inż. Jerzy Jankowski
Strona nr 2	z § 4 ust. 2	Data:	sierpień 2017

Instalacja i urządzenia elektryczne i elektroenergetyczne, bez ograniczeń
Nr ewid. 119.77342/18-99

