

MAPA DO CELÓW PROJEKTOWYCH  
 działka 55, 787  
 obr. 101605\_2 - Inowiódz  
 gm. 101605\_2 - Inowiódz  
 powiat: tomaszowski  
 woj. łódzkie



woj. łódzkie  
 powiat: tomaszowski  
 gm. 101605\_2 - Inowiódz  
 obr. 101605\_2.0004 Królowa Wola  
 działka 55, 787

MAPA DO CELÓW PROJEKTOWYCH

SKALA 1:500  
 GGN.6642.1.1284.2019  
 Mapa aktualna na 2019.05.28

Układ współrzędnych państwowych 2000  
 Poziom odniesienia Kronsztadt 60  
 Sekcja 7.158.13.05.4, 7.158.14.01.3, 7.158.13.10.2, 7.158.13.10.4

Uwagi:  
 Nie badano służebności gruntowych na planowanej inwestycji  
 Granice wykreślono wg ewidencji gruntów  
 Nie wyklucza się istnienia w terenie innych niewykazanych na niniejszej mapie urządzeń podziemnych, które nie były zgłoszone do inwentaryzacji

Wykonał: 2019.05.30

STAROSTWO POWIATOWE  
 Wydział Architektury i Budownictwa  
 97-200 Tomaszów Maz.  
 ul. Św. Antoniego 41



Opis inwestycji	STAROSTWA TOMASZOWSKI
Wzrost inwestycji	P1016 2019 1908
Data wydania	19.05.2019
Wzrost inwestycji	Zap. Starosty
Wzrost inwestycji	Inżynier: Anna Ostrowska

ZAZWOLNIENIE ZORYGNALE  
 03.08.2019

STAROSTWO POWIATOWE  
 WYDZIAŁ GOSPODARSTWA I GOSPODARSTWA  
 POWIATOWY OŚRODEK DOKUMENTACJI  
 GOSPODARSTWA I HISTORIOGRAFICZNEJ  
 Nr CGN.CC.612.2.450.141F

Przebieg inwestycji	Op. techn.
Data wykonania	24.06.2019
Opis inwestycji	Zap. Starosty

LEGENDA:

- WL POŁĄCZENIE Z PROJEKTOWANYM WODOCIĄGIEM
- W1 WSP. CHARAKTERYSTYCZNE WODOCIĄGU
- ZS PRJ. ZASUWY WODOCIĄGOWE
- HP1 PROJ. HYDRANTY NAZIEMNE
- PROJ. WODOCIĄG Ø 125 PEHD SDR 17

USŁUGI PROJEKTOWE I NADZORY BOGUMIŁ KOZIARSKI ŚWINOKIERZ DWORSKI 12, 97-226 ŻELECHLINEK				
	Data	Imię i nazwisko	Podpis	Opis
Projektant	06.2019	mgr inż. Bogumił Koziarski LOD/2962/PWBS/16	<i>[Signature]</i>	Opis: "Budowa sieci wodociągowej w m. Królowa Wola, Gmina Inowiódz"
Asystent proj.	06.2019	inż. Mateusz Koziarski	<i>[Signature]</i>	Adres: "Działka nr. 167,787,55obr. Królowa Wola, Gmina Inowiódz"
Sprawdził	06.2019	mgr inż. Wiktor Pecyna LOD/1374/POOS/10	<i>[Signature]</i>	Tytuł rys.: Projekt zagospodarowania terenu
Skala		Stadium: projekt budowlany		Nr rys. 1.3

USŁUGI PROJEKTOWE I NADZORY  
 Bogumił Koziarski  
 97-226 ŻELECHLINEK  
 Świnokierz Dworski 12  
 NIP 773-115-14-67 REG.100498304

zakres opracowania mapy

**STAROSTA TOMASZOWSKI**


Niniejsza dokumentacja zarejestrowana pod nr GON.6630... 190.2018

dobywająca: Projekt  
sieci wodociągowej  
Królowa Wola dn 167, 787, 55

była przedmiotem... w siedzibie  
Starostwa Powiatowego w Tomaszowie Maz., ul. św. Antoniego 41,  
dnia 11.07.2018 w formie:

- zebrania zainteresowanych podmiotów **Z up. STAROSTY**
- za pomocą środków komunikacji elektronicznej **Edyena Grestel**

Przewodnicząca Rady Koordynacyjnej  
sytuowania projektowanych sieci uzbrojenia terenu  
w Wydziale Geodazji i Gospodarki Nieruchomościami

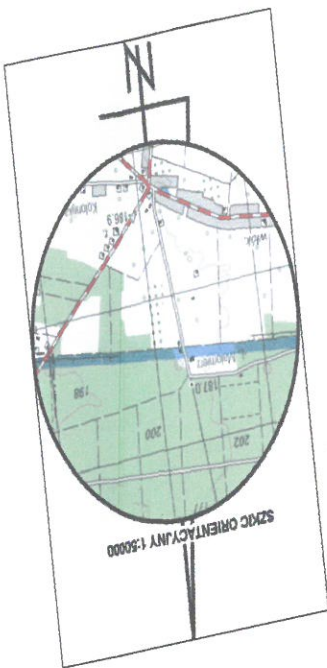

SKALA 1:500

MAPA DO CELÓW PROJEKTOWYCH

woj. łódzkie  
powiat : tomaszowski  
gm. 101605 2 - Inowódz  
obr. 101605 2.0004 Królewa Wola  
działka 55, 787

Łączy arkusz nr 2  
Łączy arkusz nr 3

