

## LEGENDA:

- WL POŁĄCZENIE Z PROJEKTOWANYM WODOCIĄGIEM
- W1 WSP. CHARAKTERYSTYCZNE WODOCIĄGU
- ZS PRJ. ZASUWY WODOCIĄGOWE
- HP1 PROJ. HYDRANTY NAZIEMNE

- PROJ. WODOCIĄG Ø 110 PEHD SDR 17
- Działka drogowa objęta opracowaniem

Poświadczam zgodność powyższej kopii z treścią materiału państwowego zasobu geodezyjnego i kartograficznego	
Data powstania kopii z zasobu geodezyjnego i kartograficznego	STAROSTA TOMASZÓWSKI
Nazwa materiału zasobu	Op. tech.
Identyfikator ewidencyjny materiału zasobu	P.1016.2019.1408
Data wykonania kopii	24.06.2019
Imię, nazwisko i podpis osoby reprezentującej organ	Z up. Starosty

*Bogdan Gątkowski*  
Podpisany w Wydziale Geodezji i Gospodarki Nieruchomościami

STAROSTWO POWIATOWE  
w Tomaszowie Maz.  
WYDZIAŁ GEODEZJI I GOSPODARKI  
NIERUCHOMOŚCIAMI  
POWIATOWY OŚRODEK DOKUMENTACJI  
GEODEZYJNEJ I KARTOGRAFICZNEJ  
Nr GGN.6642.1.1284.2019

ZŁOŻYLIŚMY  
ZGODNOŚĆ  
23.06.2019

RZECZOZNAWCA DO SPRAW  
ZABEZPIECZEŃ PRZECIWOŻAROWYCH  
mgr inż. Bogdan Gątkowski  
Nr Upr. 368/98  
Piotrków Tryb. 23.06.2019  
Zgodność projektu z wymaganiami ochrony  
przeciwpożarowej stwierdzam  
bez uwag z uwagami

woj. łódzkie  
powiat : tomaszowski  
gm. 101605\_2 - Inowłódz  
obr. 101605\_2.0007 Spała  
ul. Gabrysiewicza  
działka 243, 299/1, 299/2, 299/12

### MAPA DO CELÓW PROJEKTOWYCH

SKALA 1:500

GGN.6642.1.1284.2019

Mapa aktualna na 2019.05.28

Układ współrzędnych państwowych 2000  
Poziom odniesienia Kronsztadt 60

Sekcja 7.158.13.08.2

Uwagi:  
Nie badano słuszności gruntowych na planowanej inwestycji  
Granice wkreślono w/g ewidencji gruntów

Nie wyklucza się istnienia w terenie innych  
niewykazanych na niniejszej mapie urządzeń  
podziemnych, które nie były zgłoszone do inwentaryzacji

Wykonał: 2019.05.30


Organ prowadzący państwowy zasób geodezyjny i kartograficzny	STAROSTA TOMASZÓWSKI
Identyfikator ewidencyjny materiału zasobu	P.1016.2019.1408
Data wykonania kopii z zasobu geodezyjnego i kartograficznego	19.06.2019
Imię, nazwisko i podpis osoby reprezentującej organ	Z up. Starosty

Inspektor  
mgr inż. Anna Owczarek


### USŁUGI PROJEKTOWE I NADZORY BOGUMIŁ KOZIARSKI ŚWINIOKIERZ DWORSKI 12, 97-226 ŻELECHLINEK

	Data	Imię i nazwisko	Podpis	Objekt: "Budowa sieci wodociągowej w m. Spała, ul. Gabrysiewicza, Gmina Inowłódz"
Projektant	06.2019	mgr inż. Bogumił Koziarski LOD/2962/PWBS/16	<i>Bogumił Koziarski</i>	Adres: "Działki nr. 299/12,243 obr. Spała, Gmina Inowłódz"
Asystent proj.	06.2019	inż. Mateusz Koziarski	<i>Mateusz Koziarski</i>	Tytuł rys.: Projekt zagospodarowania terenu
Sprawdził	06.2019	mgr inż. Wiktor Pecyna LOD/1374/POOS/10	<i>Wiktor Pecyna</i>	Nr rys.
Skala		Stadium: projekt budowlany		

MASZOWSKI  
zastrowana pod nr GGN.6633.1P1.2019  
Projekt  
Lampkowski  
Gabrysiewicza  
16 243  
Wskazywać się w siedzibie  
Starostwa Powiatowego, ul. Antoniego 41,  
97-200 Tomaszów Maz.  
anym podmiotów  
dokumentacji elektronicznej  
Z up. STAROSTY  
Bogdan Gątkowski  
Przewodniczący Komisji i Zarządu Powiatowego  
Zawodnik geodezji i gospodarki nieruchomościami

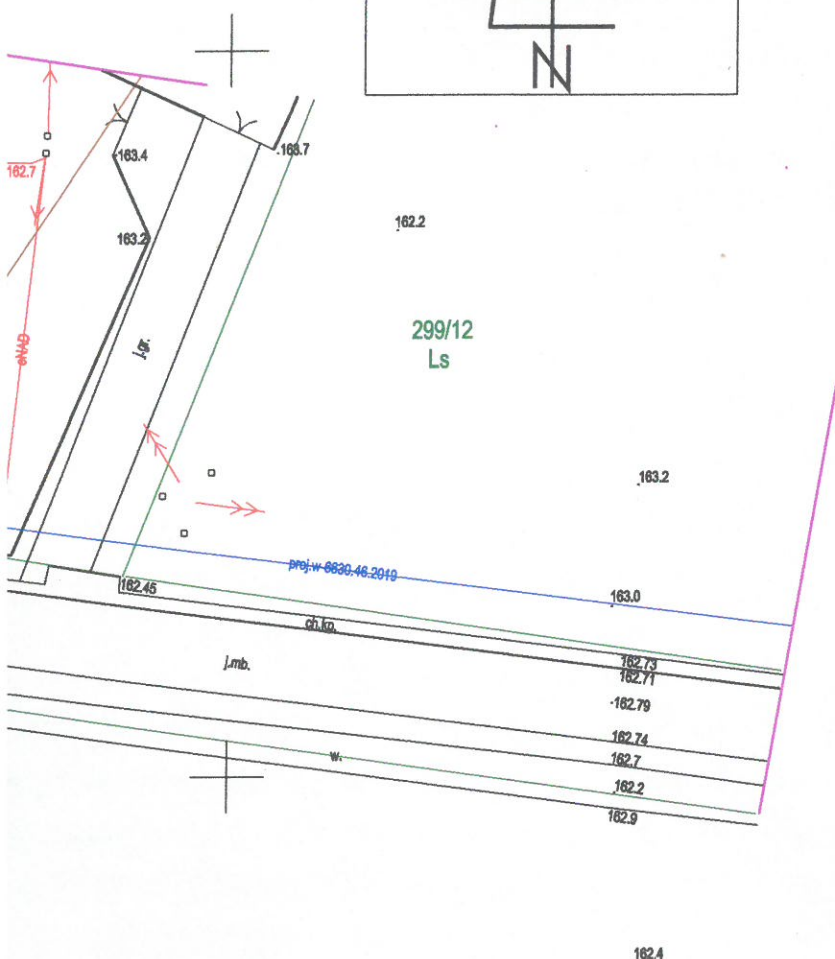

7140460  
5713850

 

162.1

162.4



STAROSTA TOMASZOWSKI

Kilka dokumentacji zarejestrowana pod nr GGN 66  
dokładna Projekt  
sieci wodospawej  
Spółka w Gabryświcach  
d. 299/12. 243

był opracowany w oparciu o plany i projekty  
Siemkowskiego i inż. Stanisława i inż. Anton  
d. 11. 2. 1911

zebrań zainteresowanych podmiotów  
z pomocą środków komunikacji elektronicznej

Z up. STAROSTA  
Bożena Gryś  
Pracownica w Starostwie  
systemu projektowania i  
w Wydziale Geodezji i Geoinformatyki

